

ZEICHENERKLÄRUNG

	Bestand	Planung	Abbruch
Hauptleitungen			
Mischwasser			
Schmutzwasser			
Regenwasser			
Hausanschlussleitungen			
Mischwasser			
Schmutzwasser			
Regenwasser			
Versorgungsleitungen			
Wasser			
Gas			
Strom			
Telekom			
VAG Kabel			
GuT Steuerkabel			
GuT Ampelleitung			
Verkehrseinrichtung			
Fahrbahnränder			
Fahrgleise			

Höhen im alten Höhensystem (NN)!!!! Nur zur Ausschreibung

Die genaue Lage der Leitungen sowie alle Maße sind örtlich zu überprüfen!

Änderungen		Name	Datum
3			
2			
1			
Nr.			



Bauherr: Abwasser Freiburg GmbH


Stadtbahnverlängerung Zähringen
Kanalerneuerung Zähringer Straße BA 3

Planer: Ausschreibung

Lageplan
östl. Mischwasserkanal

Maßstab: 1:250
Plan-Nr.: 3
gez. Suprunov

badenova AG & Co. KG, Ingenieurbüro für Wasserbau, Energie, Verkehr und Umwelt, Freiburg, 15.03.2013

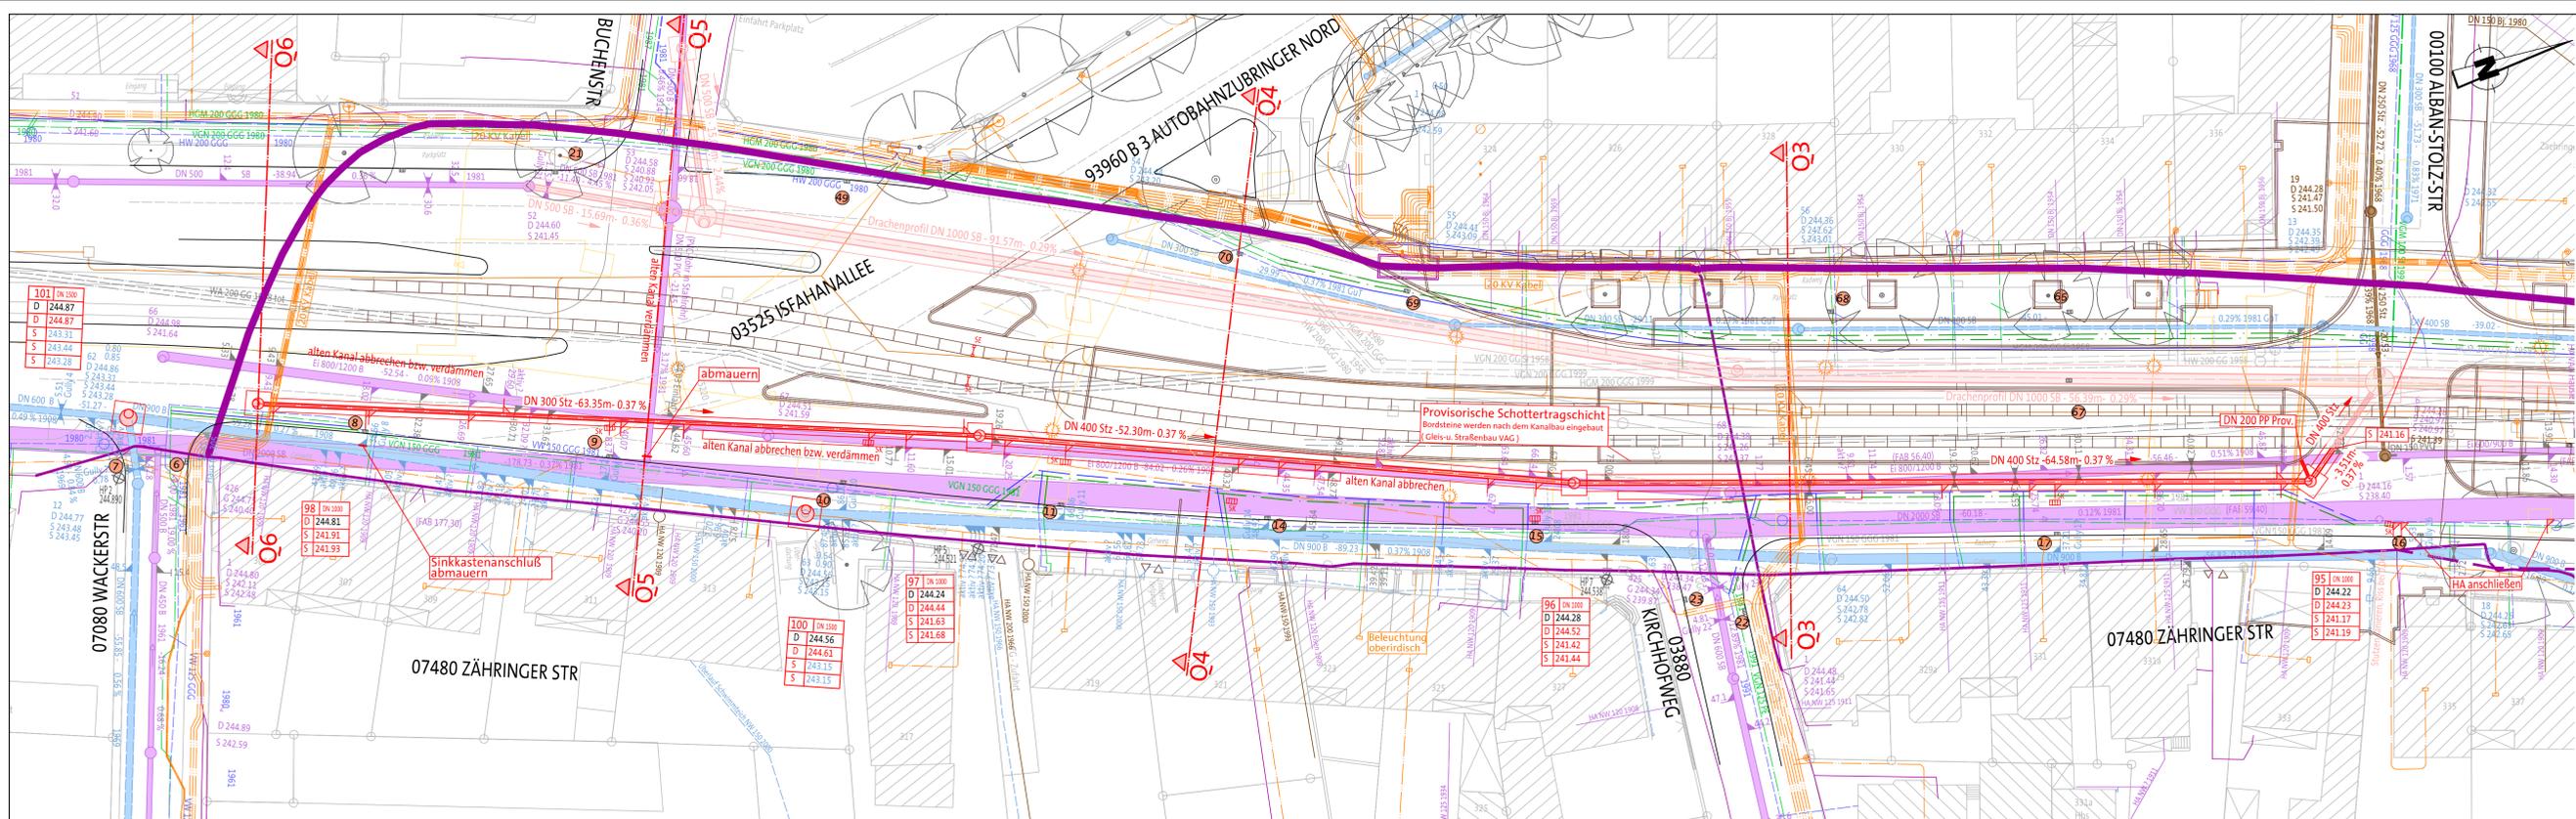

ZEICHENERKLÄRUNG

	Bestand	Planung	Abbruch
Hauptleitungen			
Mischwasser			
Schmutzwasser			
Regenwasser			
Hausanschlussleitungen			
Mischwasser			
Schmutzwasser			
Regenwasser			
Versorgungsleitungen			
Wasser			
Gas			
Strom			
Telekom			
VAG Kabel			
GuT Steuerkabel			
GuT Ampelleitung			
Verkehrseinrichtung			
Fahrbahnränder			
Fahrgleise			

Höhen im alten Höhensystem (NN)!!!! Nur zur Ausschreibung

Die genaue Lage der Leitungen sowie alle Maße sind örtlich zu überprüfen!

Änderungen		Name	Datum
3			
2			
1			
Nr.			



Bauherr: Abwasser Freiburg GmbH

Stadtbahnverlängerung Zähringen
Kanalerneuerung Zähringer Straße BA 3

Planer: Ausschreibung

Lageplan
östl. Mischwasserkanal

Maßstab: 1:250
Plan-Nr.: 2
gez. Suprunov

badenova AG & Co. KG, Ingenieurbüro für Wasserbau, Energie, Verkehr und Umwelt, Freiburg, 15.03.2013